


Na odcinku, gdzie kable teletechniczne biegną pod nawierzchnią drogi, należy wykonać odkrywki powierające jego zagłębienie. W przypadku gdy kabel będzie posadowiony mniej go zabezpieczyć projektowanej osłonową, grubością $\varnothing 110\text{mm}$. Prace prowadzić metodą ręczną.

Prace drogowe w miejscu kabla będą polegały na ułożeniu warstwy z betonu asfaltowego gr. 5cm. oraz warstwy nie będą wykonywane wykopy - w miejscu tym nie będą wykonywane wykopy - korytowanie.

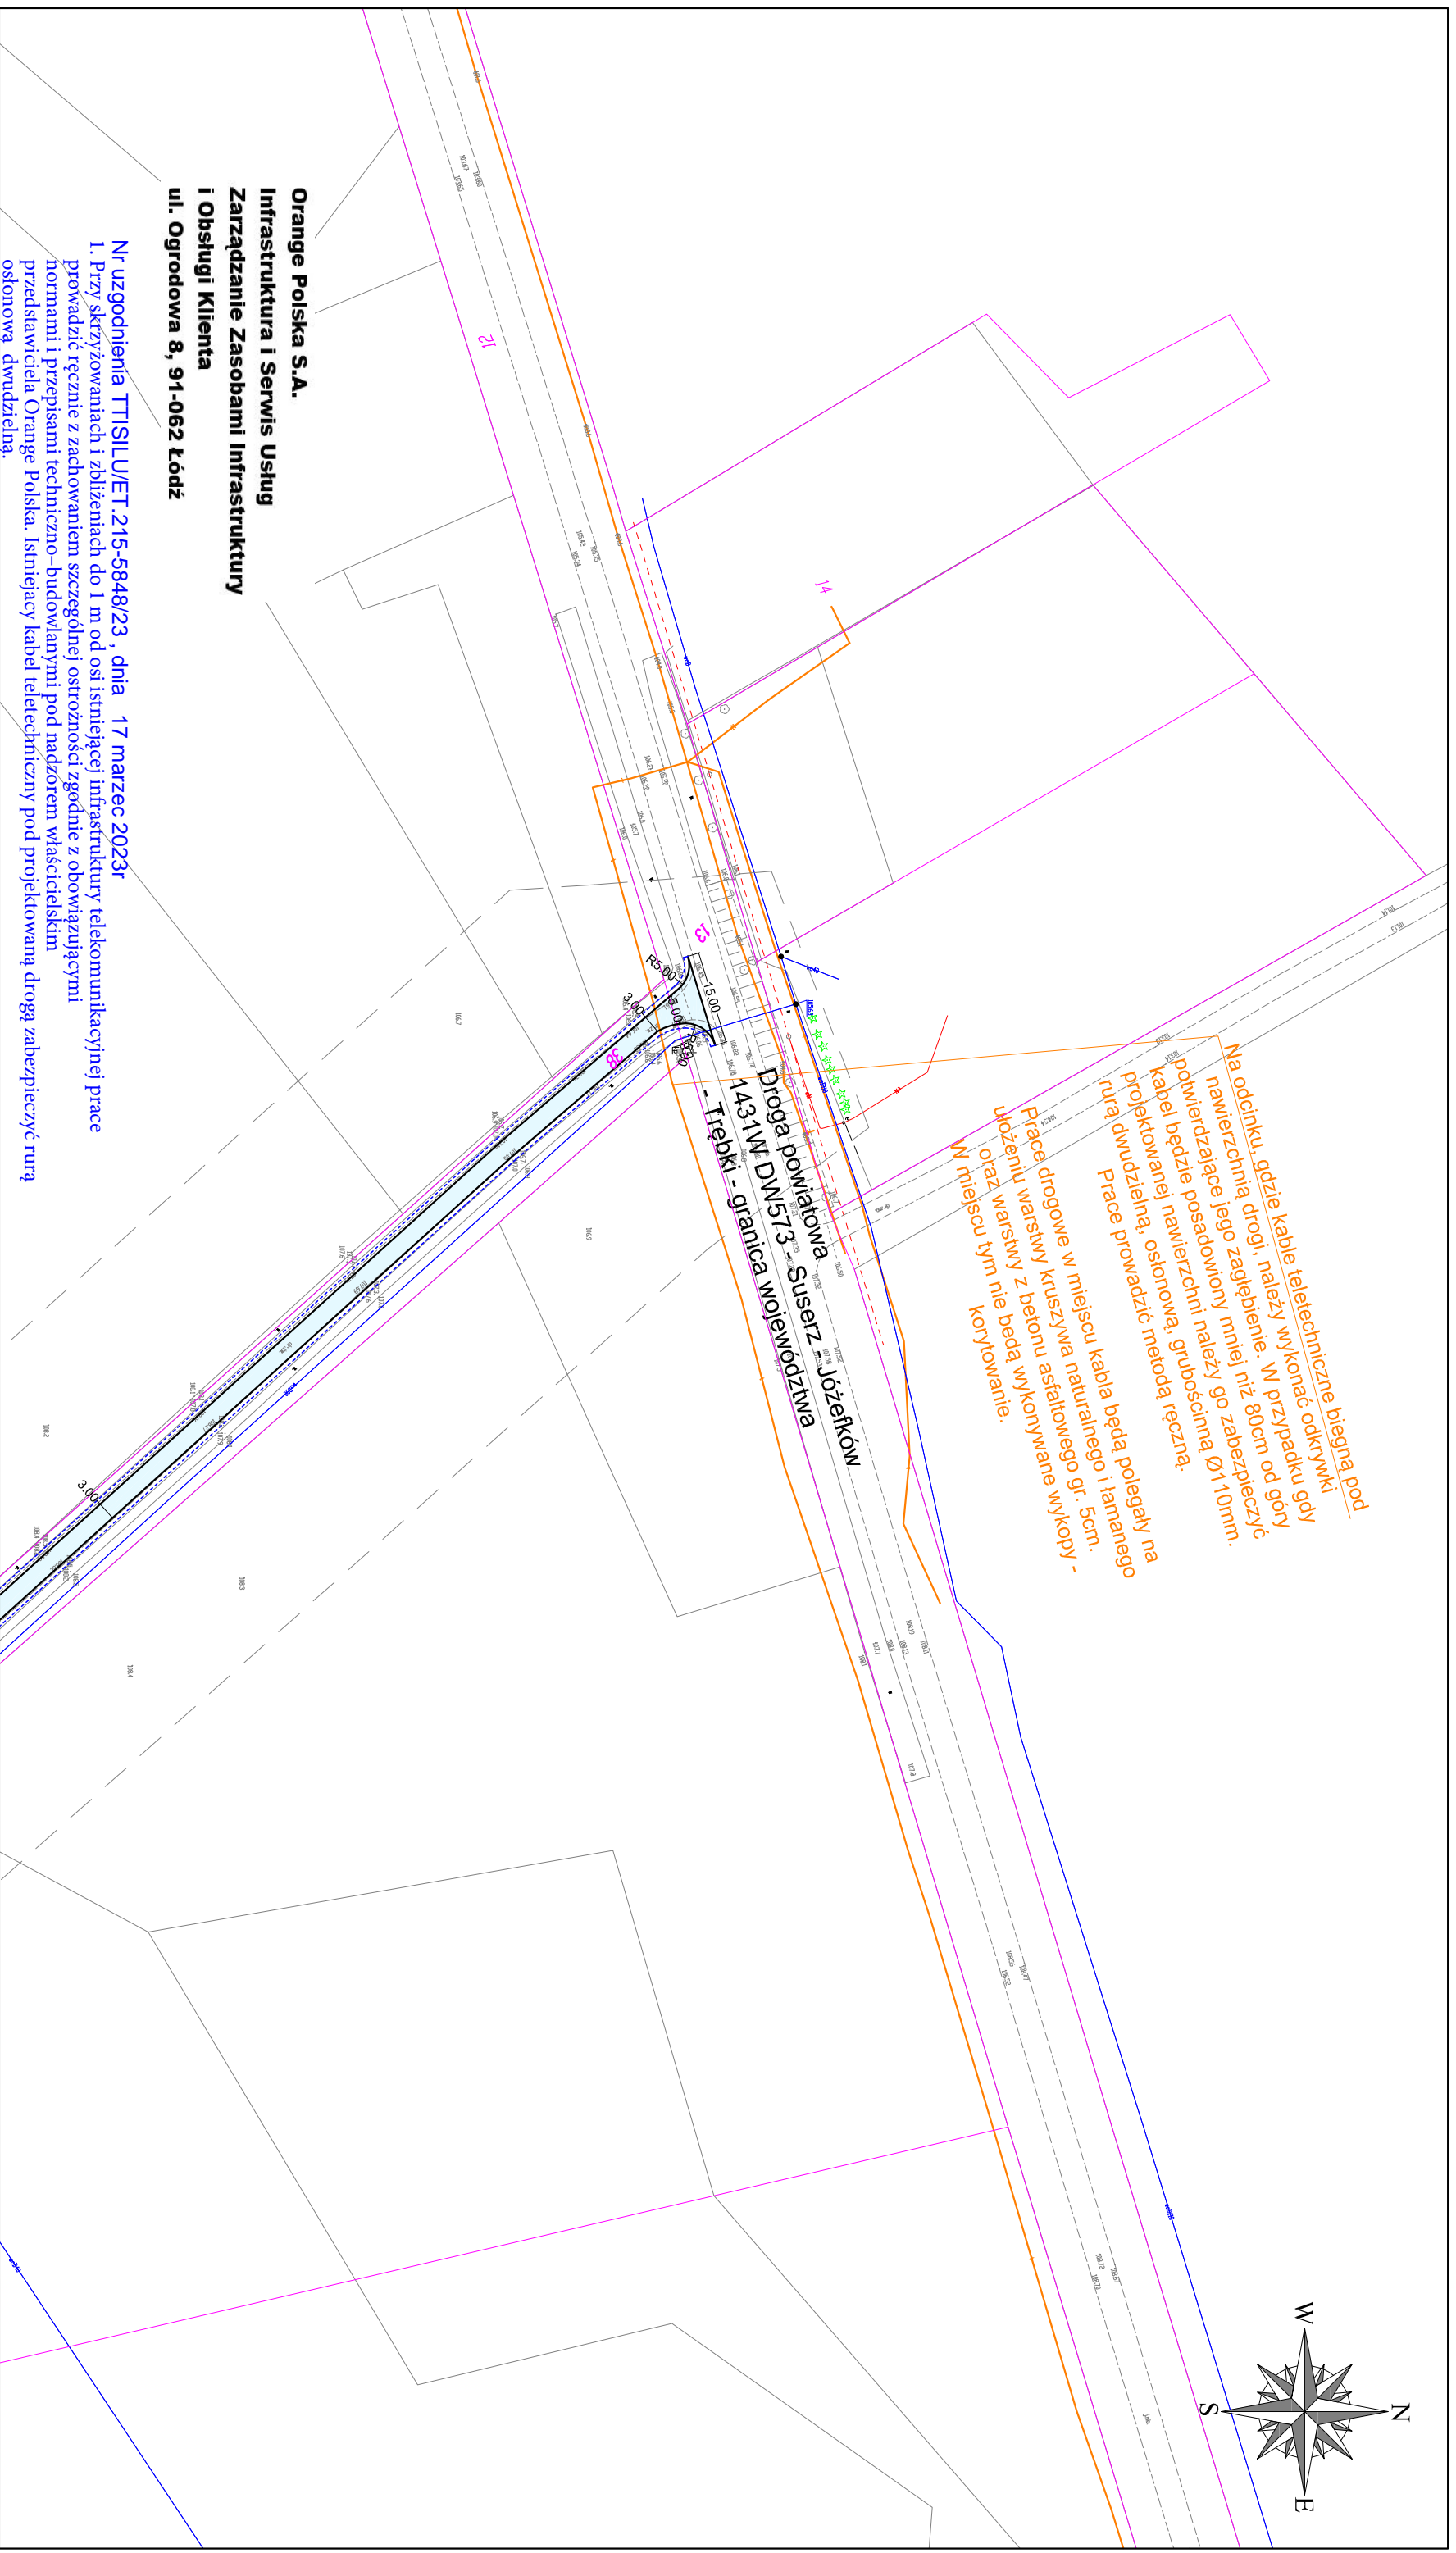

Orange Polska S.A.
Infrastruktura i Serwis Usług
Zarządzanie Zasobami Infrastruktury
i Obsługi Klienta
ul. Ogrodowa 8, 91-062 Łódź

Nr uzgodnienia TT/SILU/ET.215-5848/23, dnia 17 marzec 2023r

1. Przy skrzyżowaniach i zbliżeniach do 1 m od osi istniejącej infrastruktury telekomunikacyjnej prace prowadzić ręcznie z zachowaniem szczególnej ostrożności zgodnie z obowiązującymi normami i przepisami techniczno-budowlanymi pod nadzorem właściwskim przedstawiciela Orange Polska. Istniejący kabel teletechniczny pod projektowaną drogą zabezpieczyć rurą osłonową dwudzielną.
 2. Przed planowanymi rozpoczęciem robót należy wystąpić z wnioskiem o realizację nadzoru właścicielskiego wg zasad pracy w wniosek nadzoru internetowej www.orange.pl/wniosek nadzoru
 3. Każde wejście na infrastrukturę własności Orange Polska bez złożonego w/w wniosku, będzie traktowane jako nielegalne i zgłaszane do organów ścigania oraz Państwowego Inspektora Nadzoru Budowlanego z wszelkimi tego konsekwencjami.
 4. W przypadku nie zastosowania się do w/w uwag całość kosztów związanych z usunięciem ewentualnych awarii oraz zabezpieczeniem istniejących urządzeń telekomunikacyjnych poniesie Inwestor (Wykonawca).
- Niniejsze uzgodnienie ważne jest jeden rok od daty jego wydania

LEGENDA:

- Nawierzchnia asfaltowa
- Krawędź jezdni
- Pobocze
- Granice własności

Nazwa opracowania: PRZEBUDOWA DROGI WEWNĘTRZNEJ	
Nazwa rysunku: W MIEJSCOWOŚCI SUSERZ	
Lokalizacja obiektu: gm. Szczawin Kościelny; obręb nr 0035 Suserz, dz. nr 38; 13	
Plan sytuacyjny - rejon kabli teletechnicznych	
Nr: 1	Skala: 1:1000
Projektant: mgr inż. T. Holc upr. nr LOD/0700/PWOD/07	

Elisbieta Tybura